



しおやクリーンセンター 1階平面図

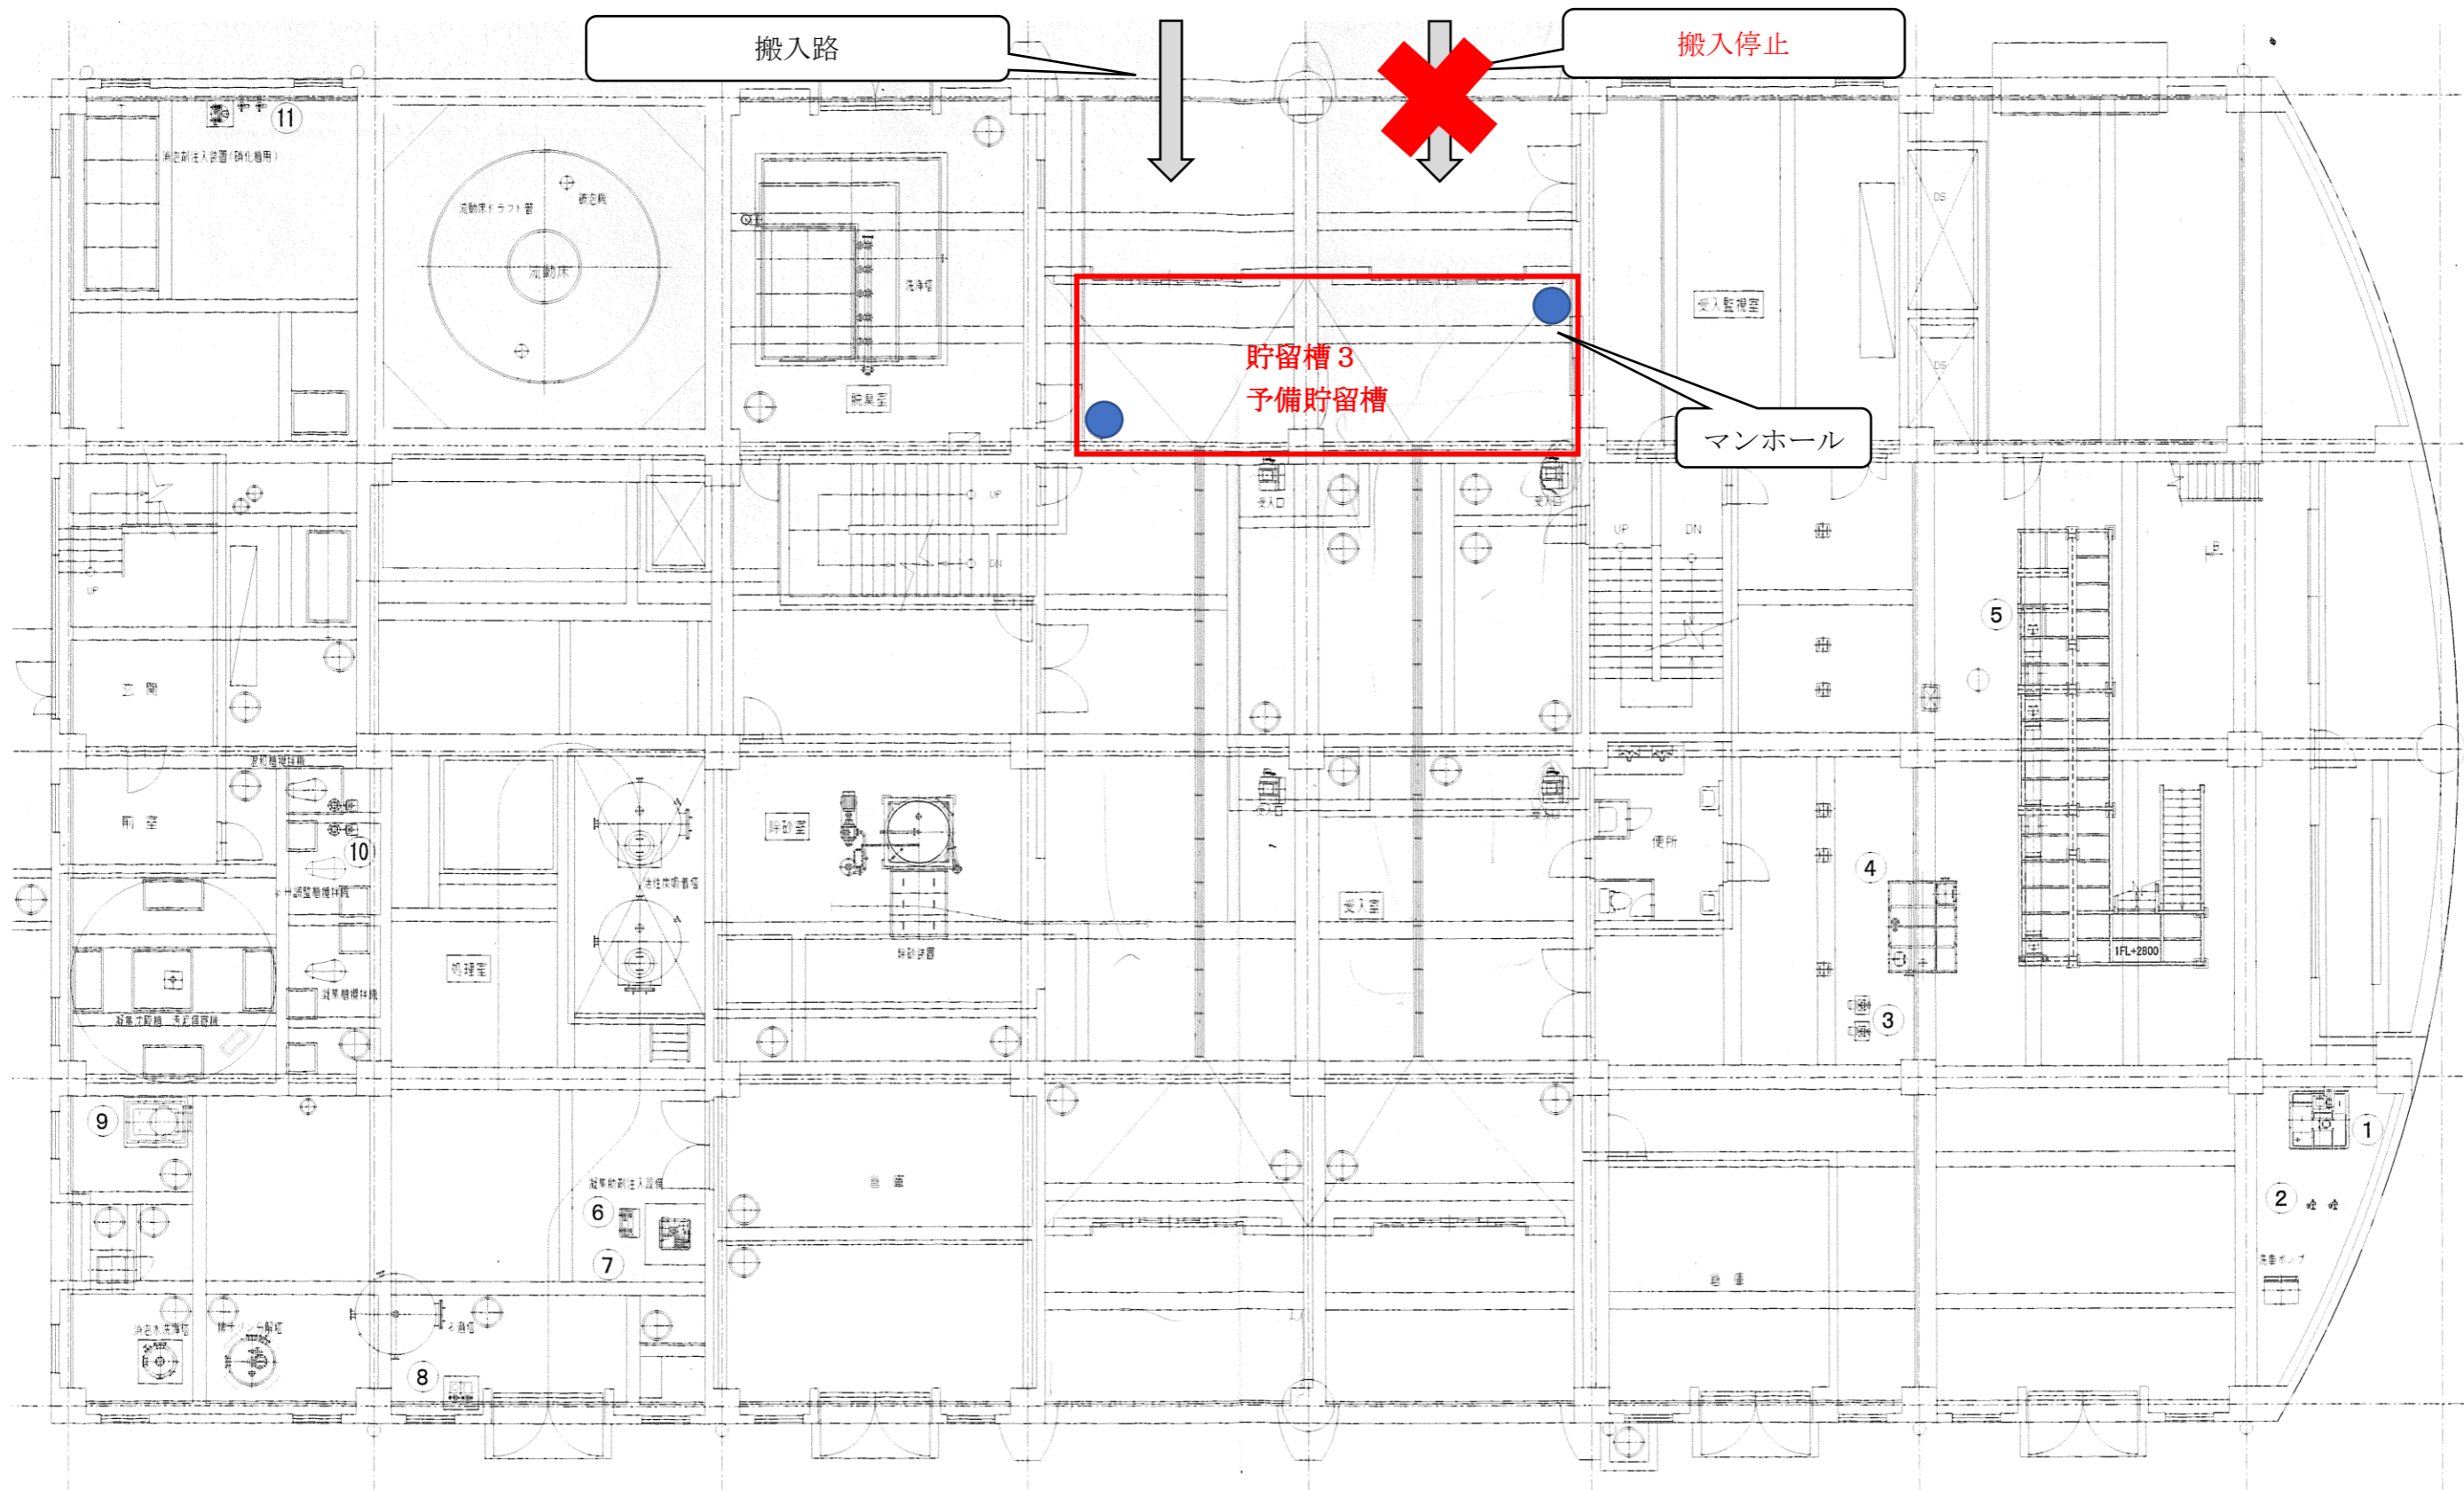

水位高低図

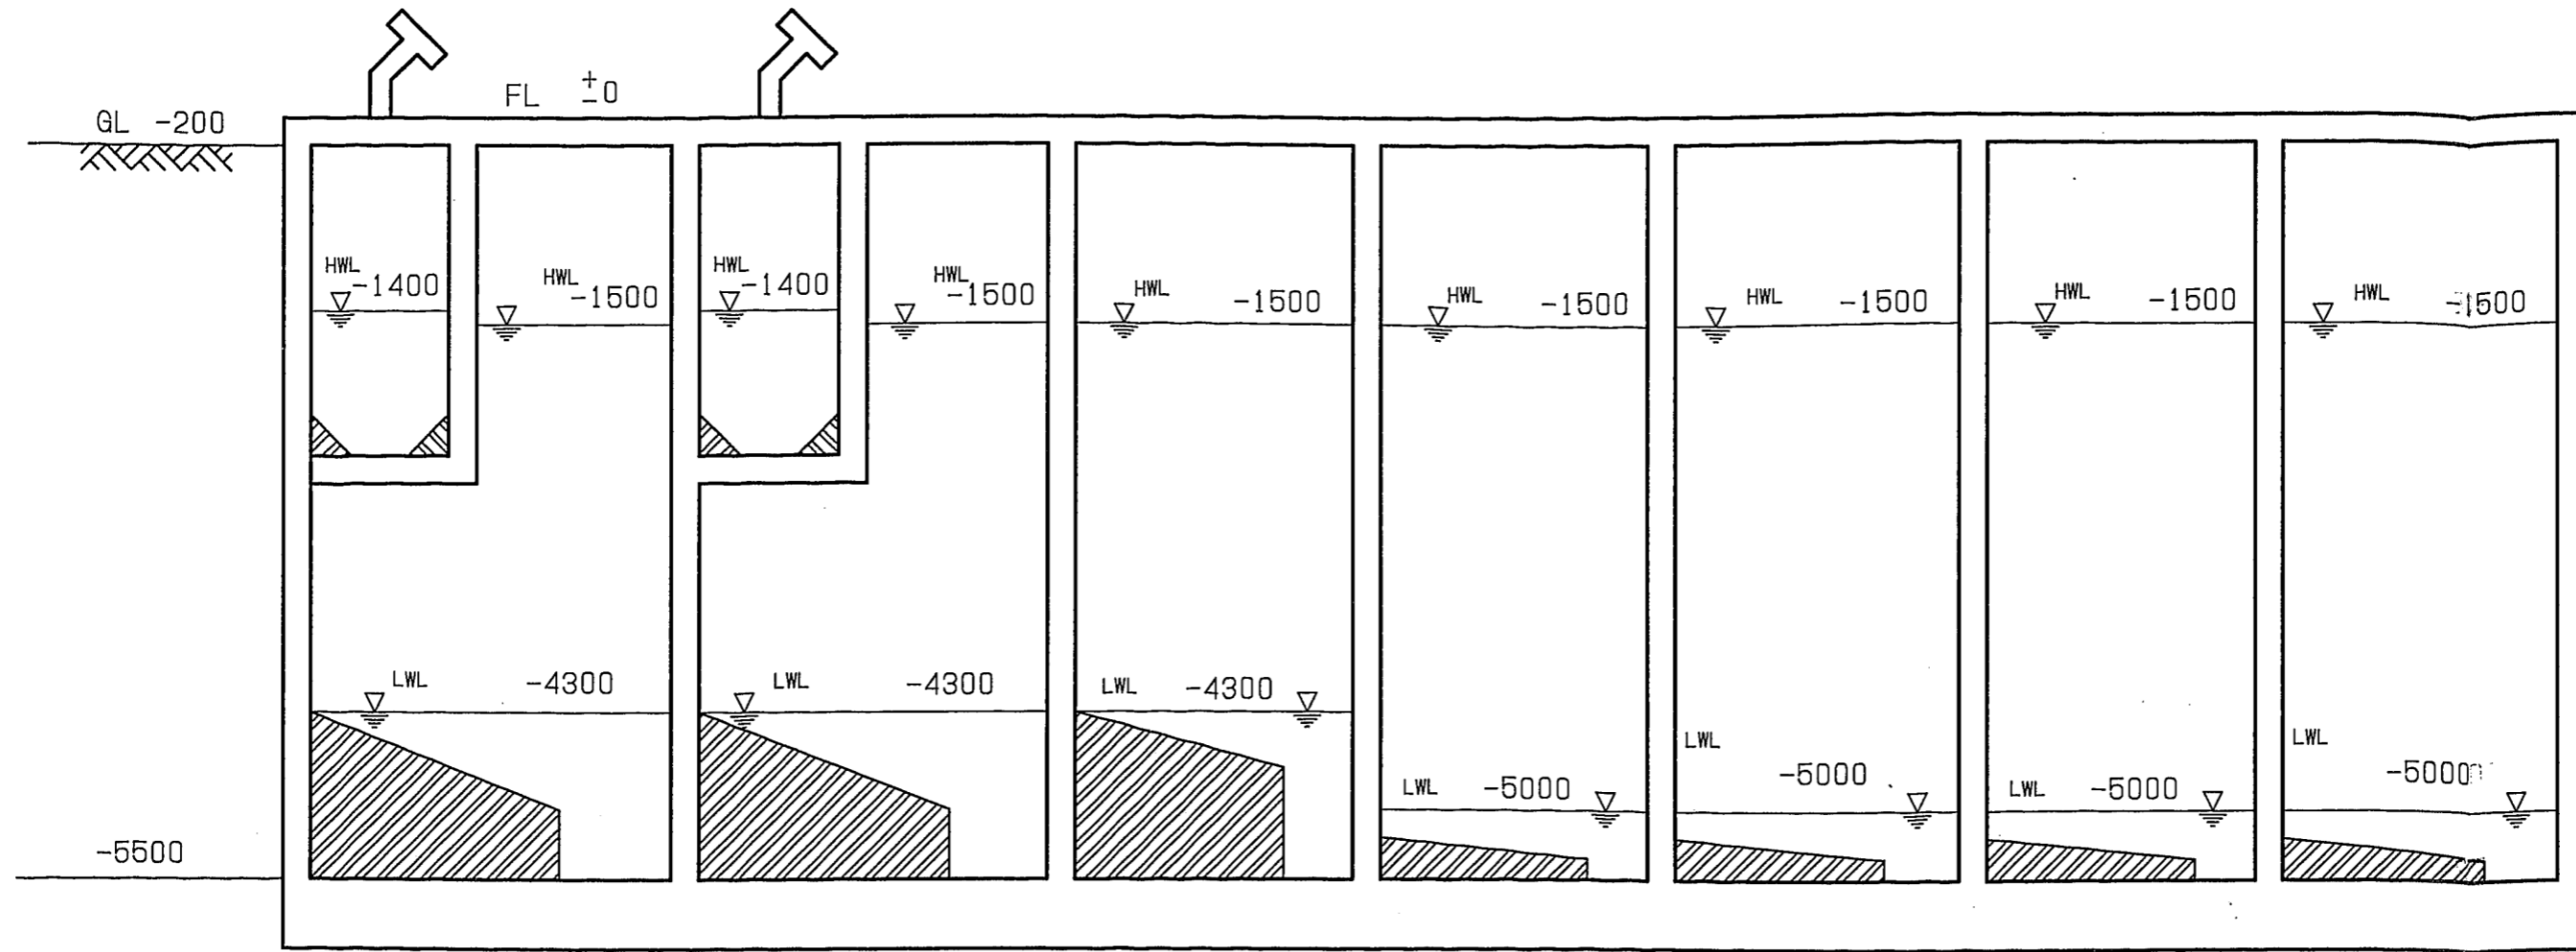

U-urine 受入槽

浄化槽汚泥
受入槽

中継槽


貯留槽 1

貯留槽 2

貯留槽 3

貯留槽 4

地下1階平面図

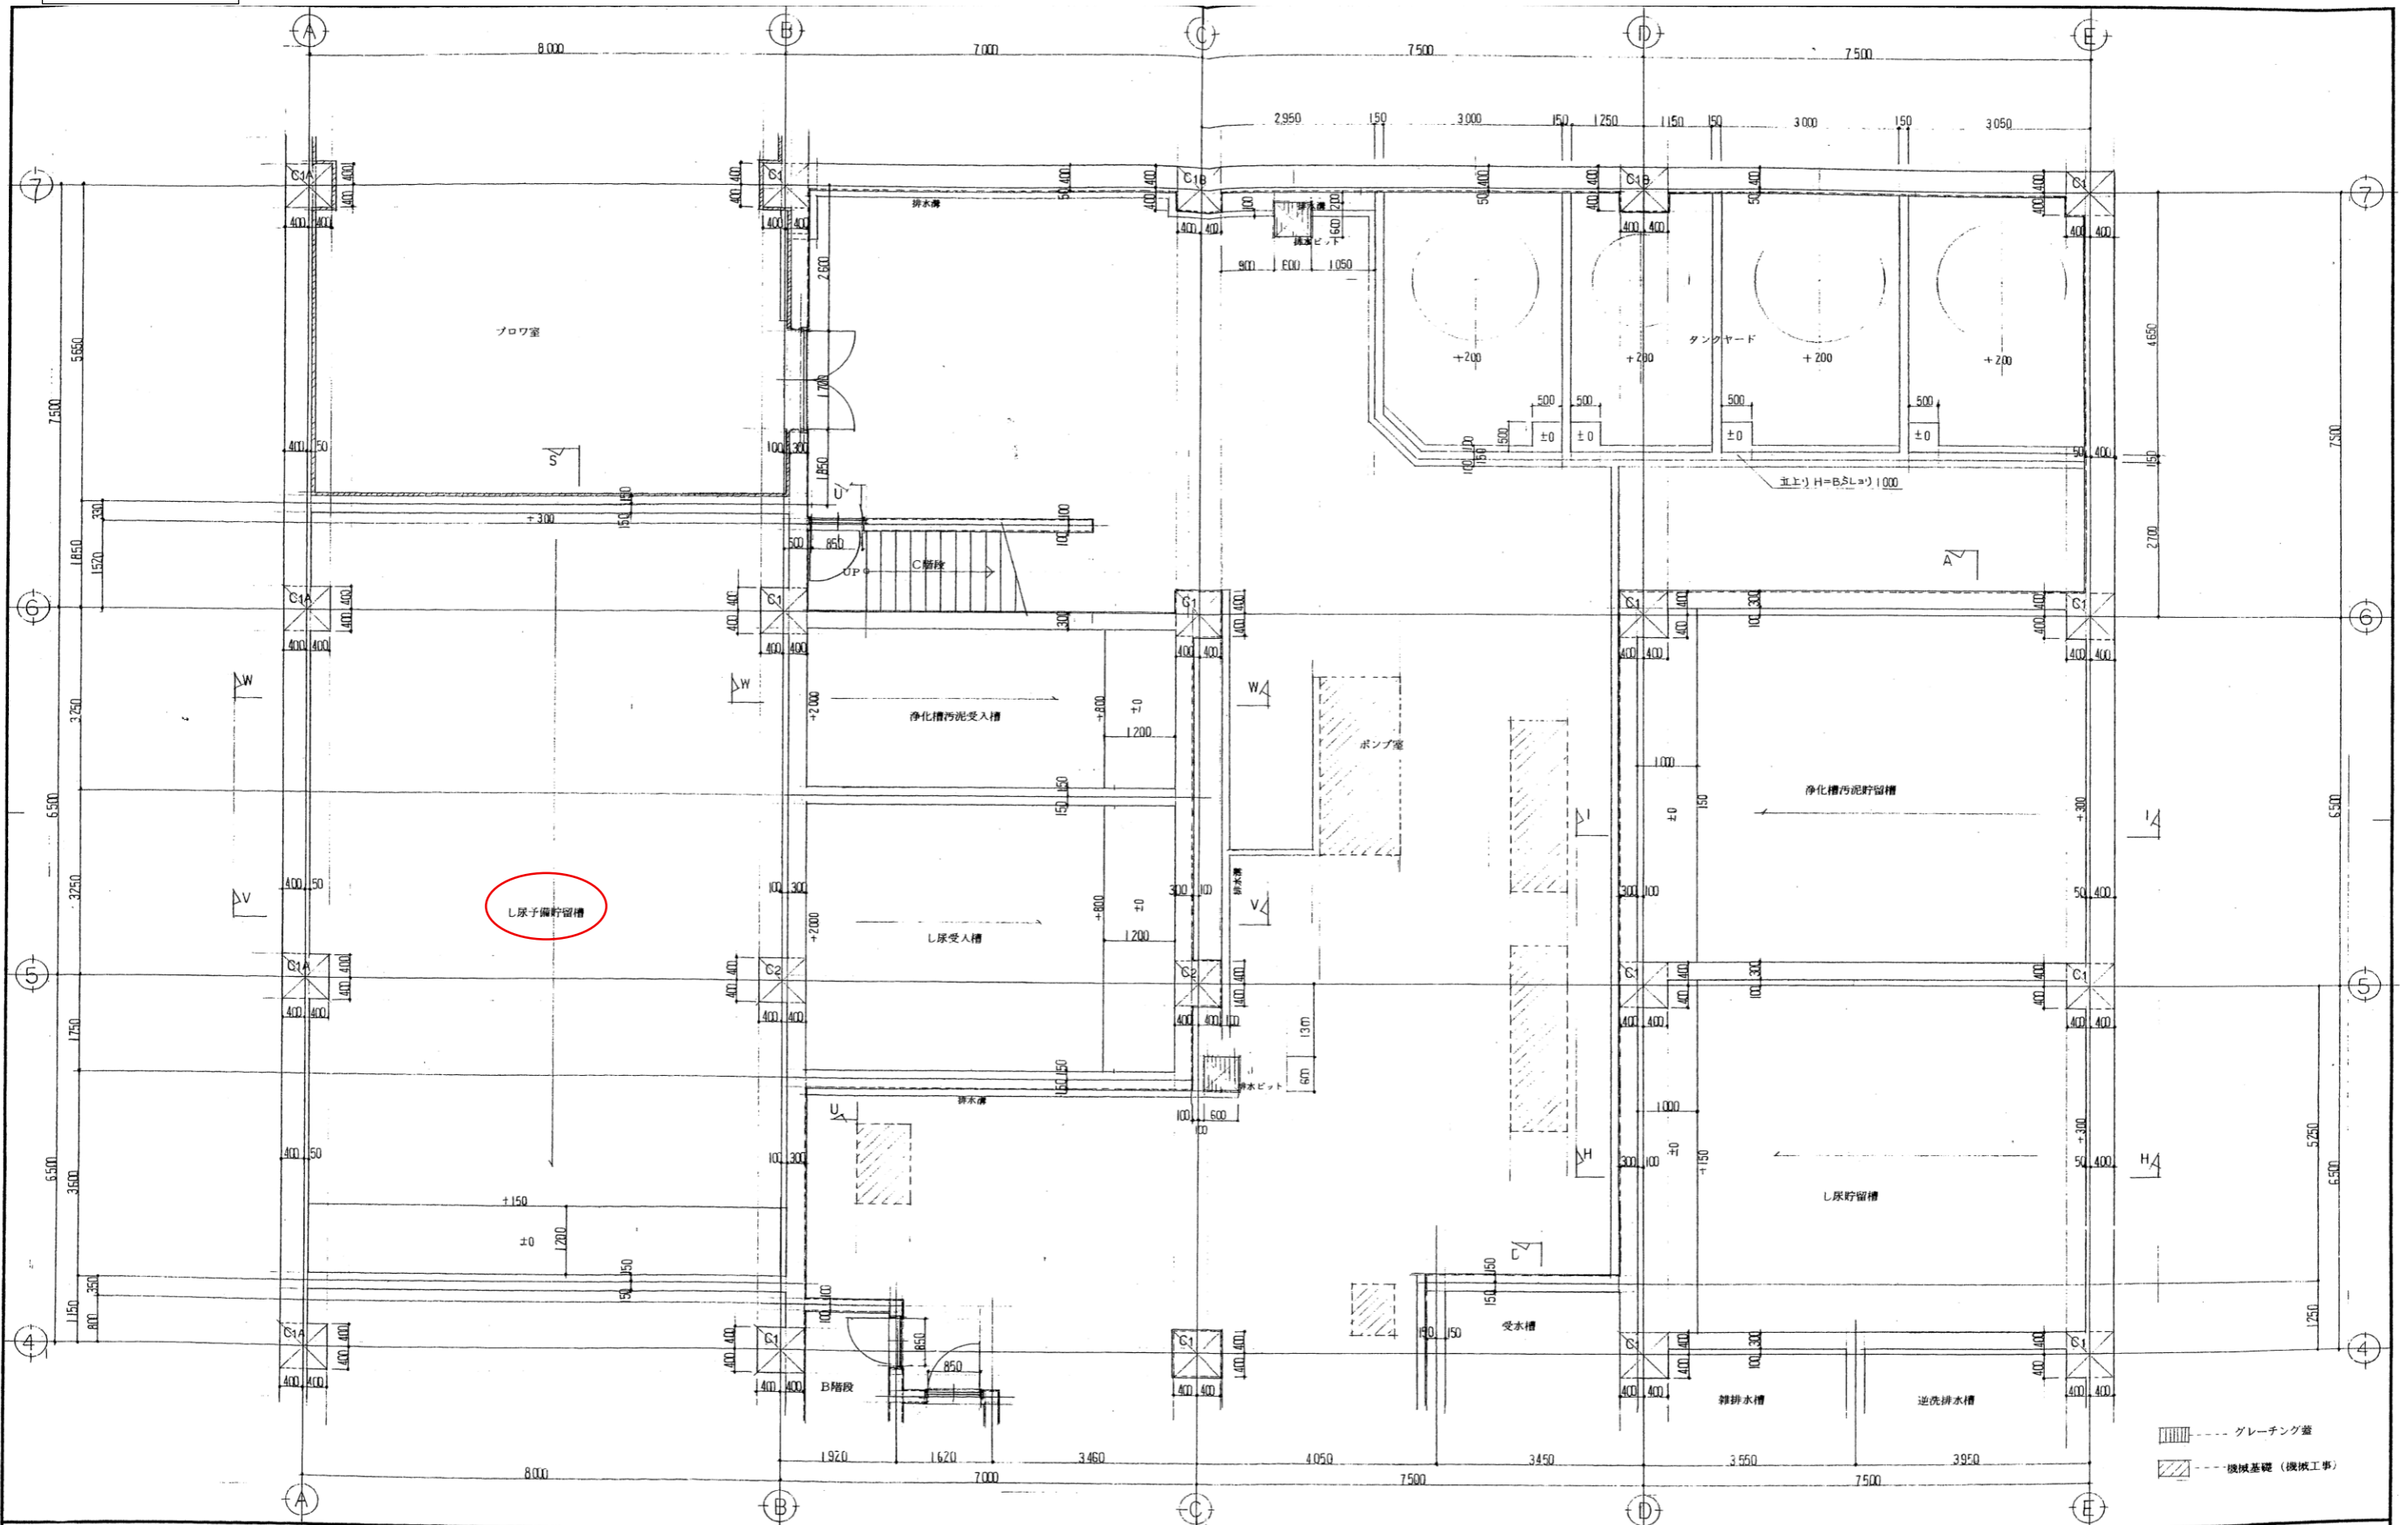

グレーチング蓋
 機械基礎 (機械工事)


浅野工務株式会社
 浅野工務株式会社

訂正	月	日	備考

作製 年 月 日
 縮尺 1:50
 図面 No. A-28
 発行

工事名 旭谷止城行政組合し尿処理施設建設工事
 図名 処理棟 地下1階平面図(2)
 (し尿貯留槽、し尿受入槽、ポンプ室、他)

地下1階配管平面図②

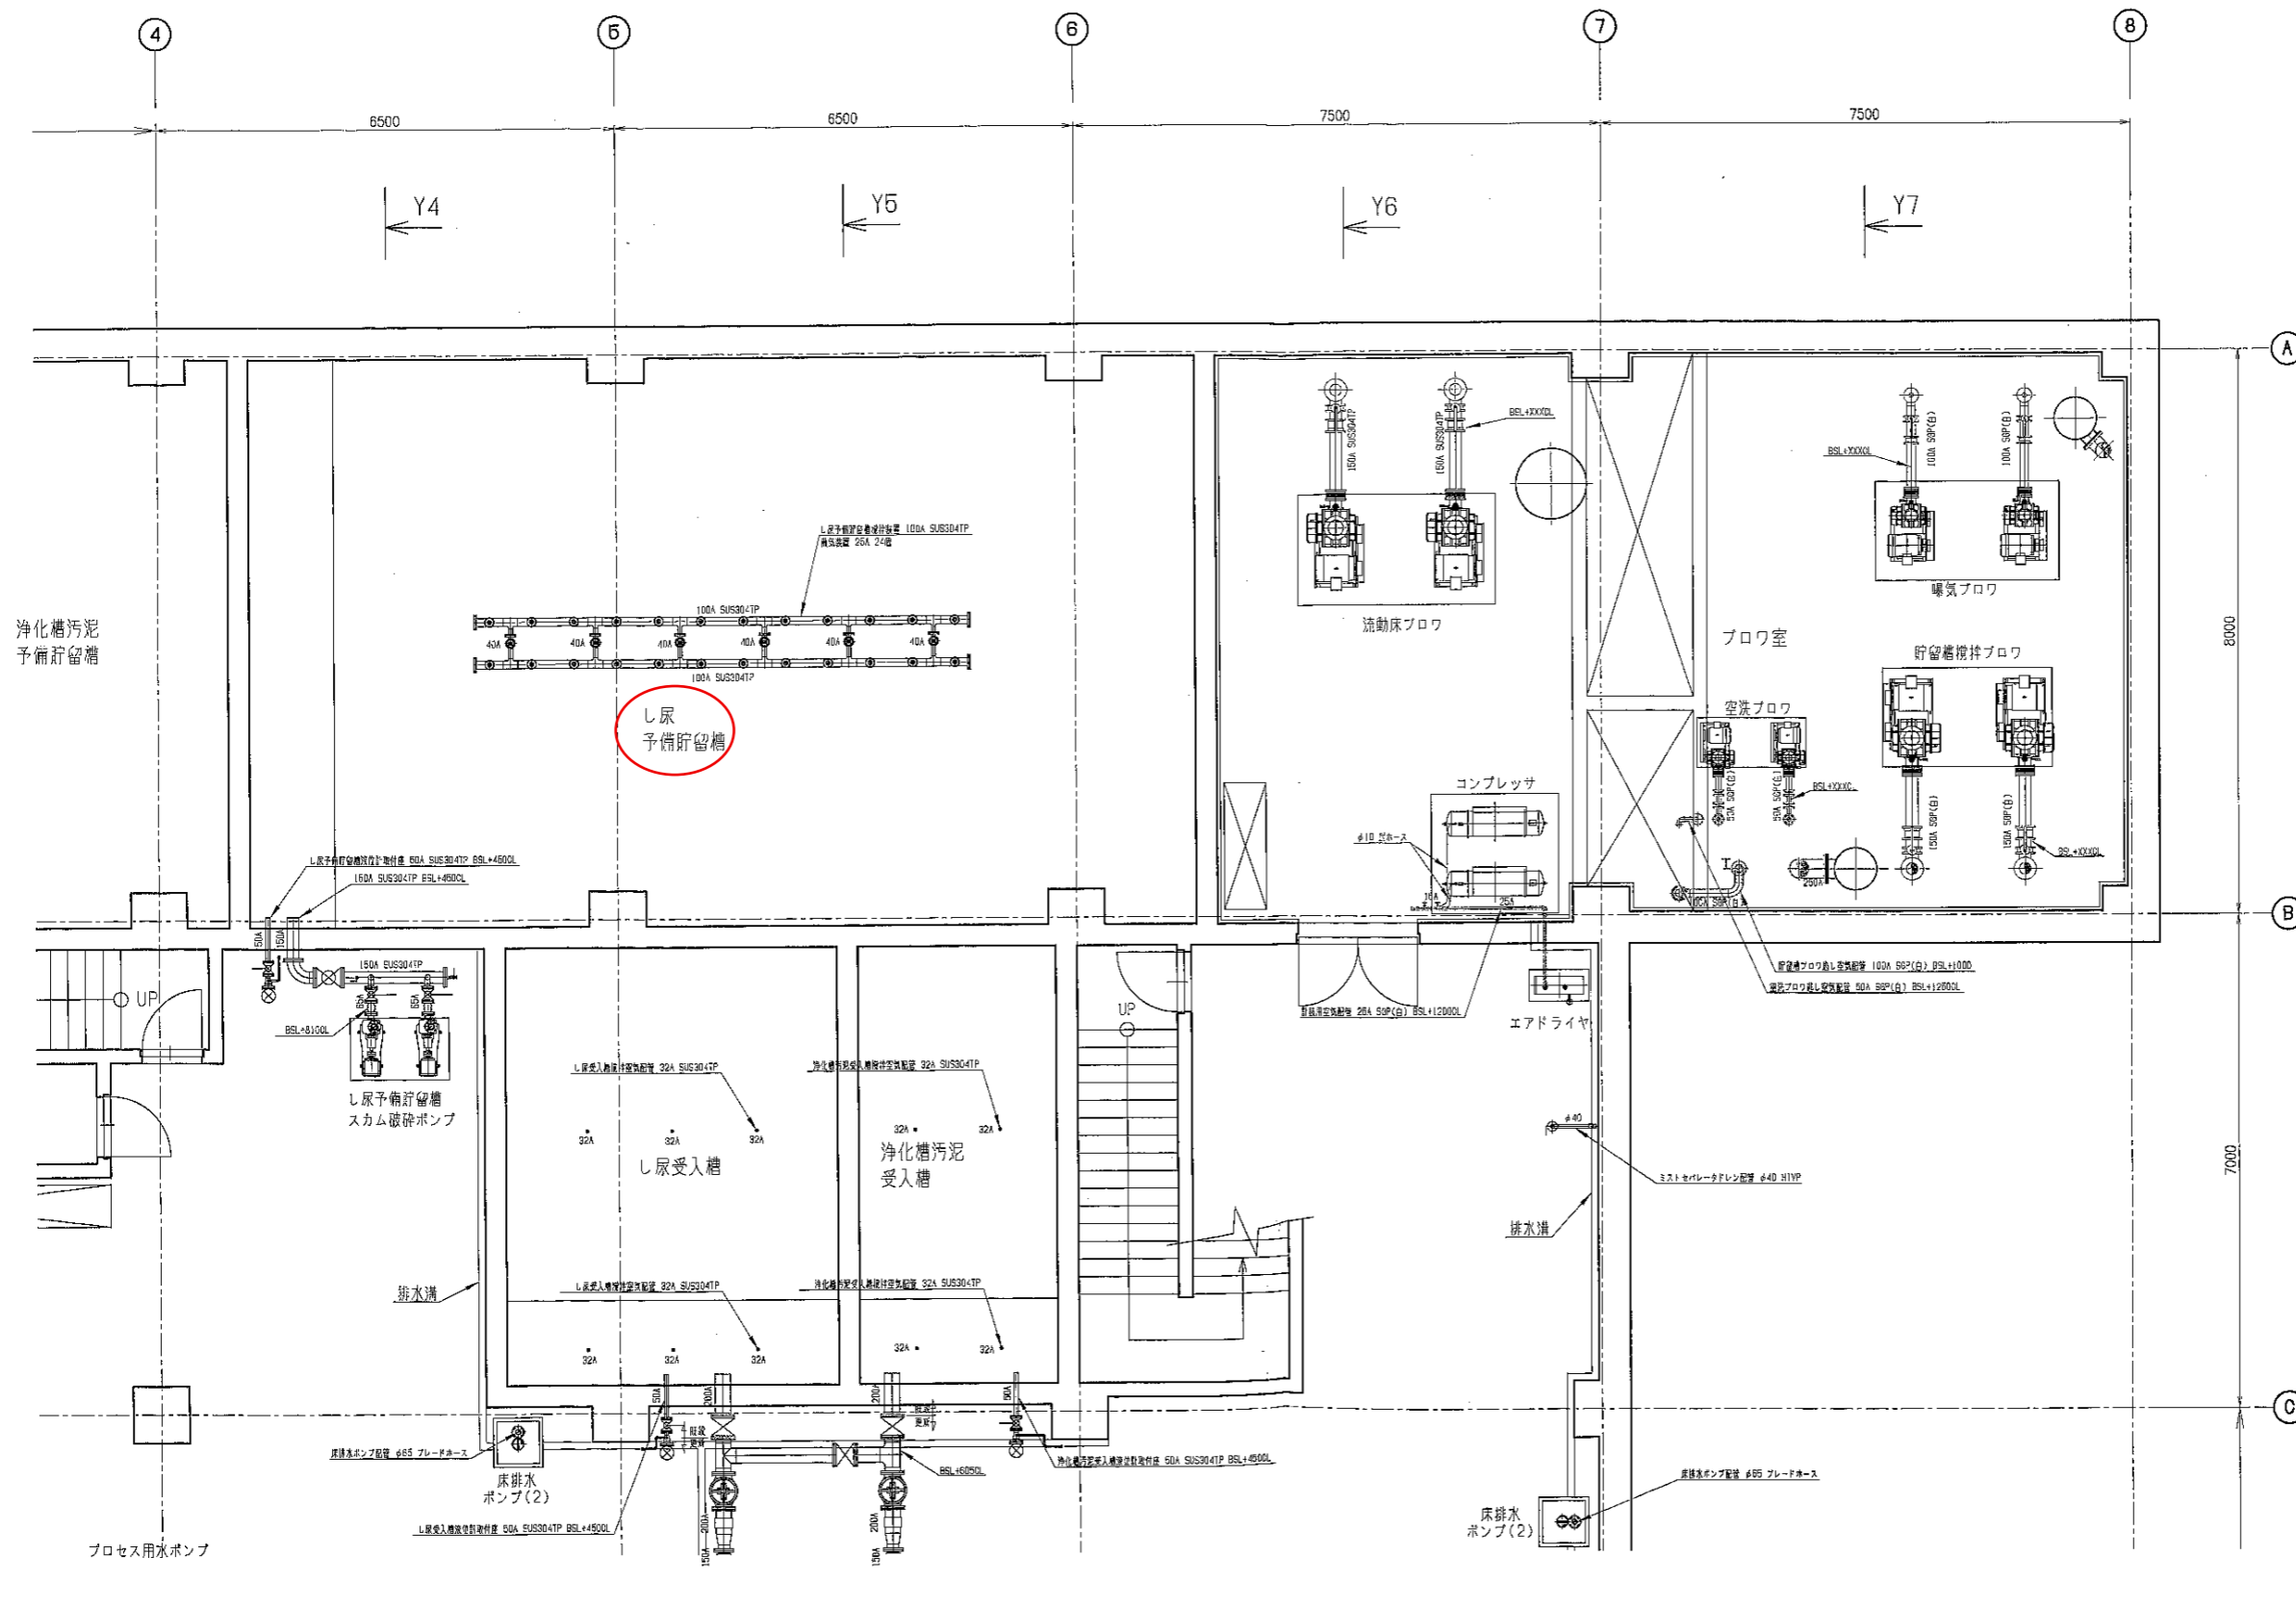

年	月	日	備考
訂正			

初版	R1 年 **月 日	更新日	R2 年 3月 日	訂正	納入先	塩谷広域行政組合 様	工事名	しおやクリーンセンター基幹的設備改良工事	図面No.	MP-18
承認	石橋	原室	大森	製図	山崎	工事番号	階尺	S=1/100	図名	地下1階配管平面図(1)c